

PLAN PROWADZENIA SIECI
MUZEUM – MICHNÓW

Trasa kabli teletechnicznych
Teletechniczna kanalizacja kablowa 2-otworowa l=75,5m


studnia kablowa typu SKR

Trasa kabli energetycznych SN
Kable SN przebieg w ulicy wg projektu
Zakładu Energet.

Trasa kabli elektrycznych NN

LEGENDA

- KABLE ENERGETYCZNE NISKIEGO NAPIĘCIA
- KABLE ENERGETYCZNE ŚREDNIEGO NAPIĘCIA
- TELEKOMUNIKACYJNE KANALIZACJA KABLOWA

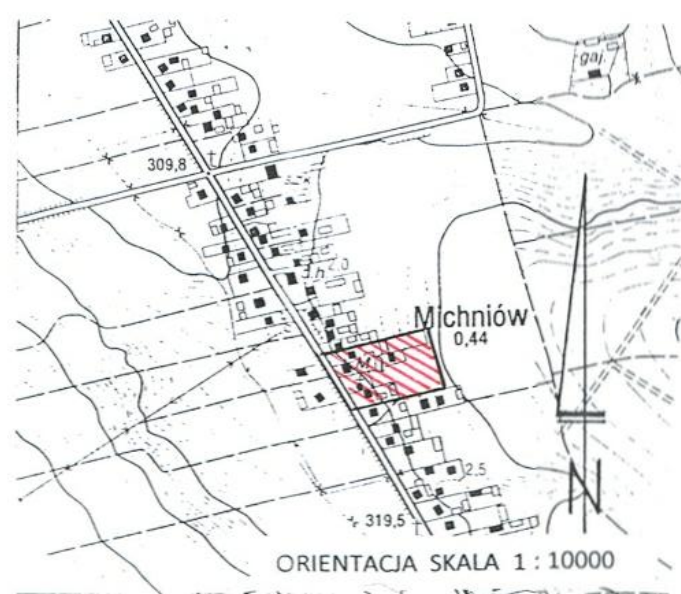

woj. świętokrzyskie
pow. skarżyski

Mapa do celów projektowych
Przeskalowanie 1 : 500
gm. Suchedniów - Michniów
obr. Michniów dz nr 297,298,299,300,301,302
S. 144.132.034 ; 144.132.043
Mapa aktualna w granicach lokalizacji na dzień 06.04.2009
Granice działek przyjęto z ewidencji gruntów.
Nie wyklucza się istnienia w terenie innych nie wykazanych
na niniejszej mapie urządzeń podziemnych , które nie były
zgłoszone do inwentaryzacji i których nie odnaleziono w terenie.


Wykonawca
GEODETA UPRAWNIONY
Ryszard Soto
Św. MGPB nr 15605, tel. 252-29-49
ul. Sikorskiego 5/1, Skarżysko-Kam.
kom. 0604411687 NIP 663-105-43-56

STAROSTA SKARŻYSKI
Powiatowy Ośrodek Dokumentacji Geodezyjnej
i Kartograficznej w Skarżysku-Kamiennym
W obszarze oznaczonym linią czerwoną dokonano aktualizacji
treści mapy zasadniczej. Dokumenty z pomiaru uzupełniającego
przyjęto do zasobu powiatowego w dniu 23.04.2009
i zewidencjonowano pod nr 2210-2312009
Niniejsza mapa może służyć do celów projektowych.
Projektowane obiekty budowlane wymagające pozwolenia na
budowę podlegają wyłączeniu i inwentaryzacji: powykonawczej
przez jednostki uprawnione do wykonywania prac geodezyjnych.
Skarżysko - Kam. 22.04.2009
Z up. STAROSTY
Małgorzata Kordasiewicz
INSPEKTOR
w Wydziale Geodezji, Kartografii,
Katastru i Gospodarki Nieruchomościami

TEMAT:
MAUZOLEUM MARTYROLOGII WSI POLSKICH
WRAZ Z ZAGOSPODAROWANIEM TERENU

LOKALIZACJA:
MICHNÓW
DZIAŁKI NR EW. 297,298,299,300,301,302

INWESTOR:
MUZEUM WSI KIELECKIEJ
UL. JANA PAWŁA II 6
25-025 KIELCE

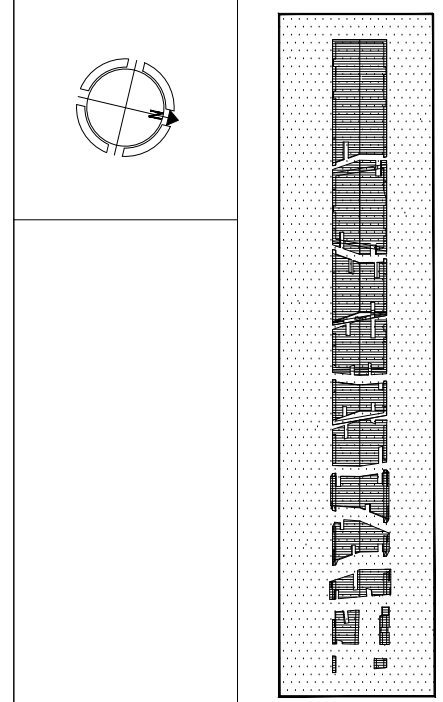

GENERALNY PROJEKTANT:
NIZIO DESIGN INTERNATIONAL
MIROSLAW NIZIO
UL. RZYŃSKA 3/4
03-410 WARSZAWA

PROJEKTANT:
ZAKŁAD INSTALACJI ELEKTRYCZNYCH
RYSZARD ŚWIEBOCKI
MILANÓWEK UL. KASZTANOWA 11

PROJEKTANT:
SŁAWOMIR DĄBROWSKI SI-237/88
mgr inż. RYSZARD ŚWIEBOCKI WA-231/93
mgr LESZEK CEPIEL

FAZA PROJEKTU:
PROJEKT BUDOWLANO - WYKONAWCZY

TREŚĆ RYSUNKU:
Trasy kabli energetycznych i kanalizacji teletechnicznej

SKALA:
1:500

DATA:
27-07-2009

TEMAT:
MWP

BRANŻA:
E

GRUPA:
01

NR RYS.:
14

REWIZJA:
00